


暖通	给排水	工艺	自控
建筑	结构	电气	弱电

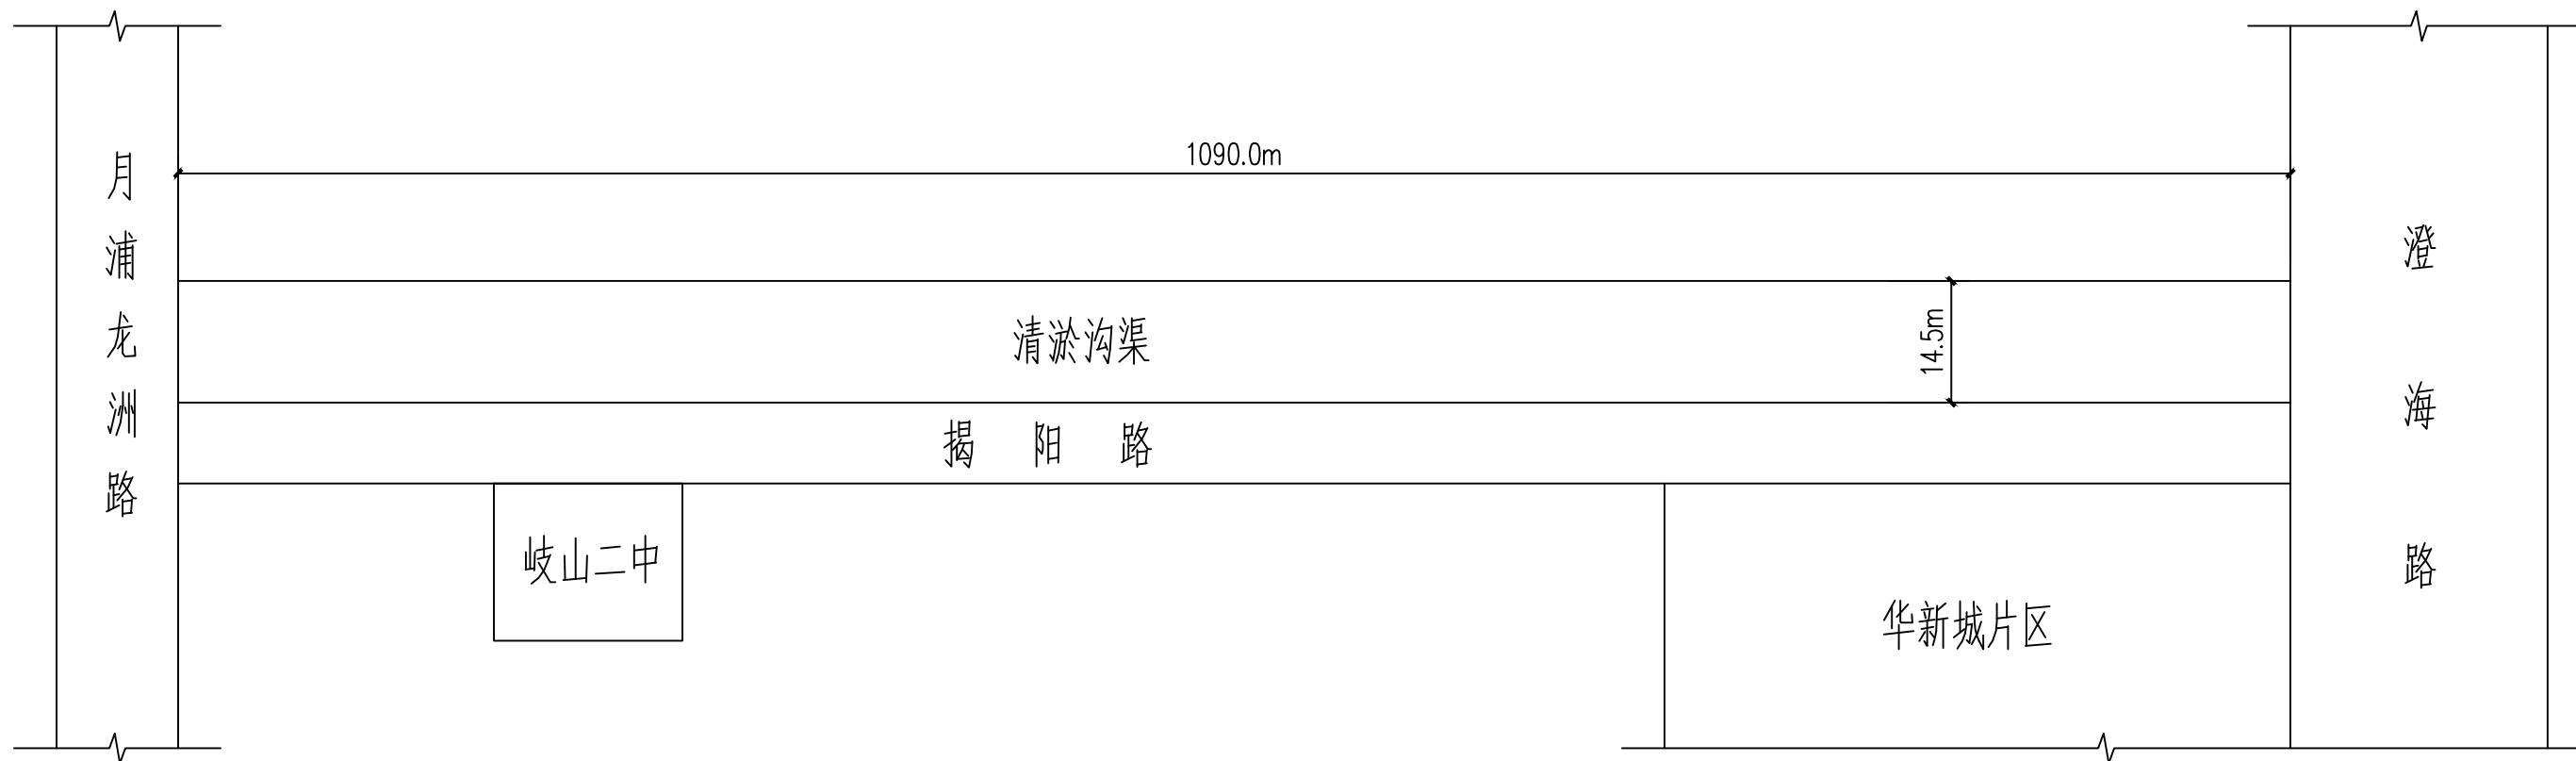

## 西港主排渠岐山二中至华新城渠道整治清淤平面图

说明:

- 1、西港主排渠岐山二中至华新城渠道整治清淤，清淤数量5800m<sup>3</sup>；
- 2、淤泥汽车外运10km；
- 3、清淤采用1m<sup>3</sup>内长臂挖掘机挖淤泥。

审定		校对		建设单位	汕头市金平区韩江南北堤岐山管理所	图纸名称	平面图	工程编号		阶段	
审核		设计负责人		工程名称	西港主排渠岐山二中至华新城渠道整治清淤工程			图号		日期	2016.04
项目负责人		设计人						比例			